


专业	姓名	日期	专业	姓名	日期	专业	姓名	日期	专业	姓名	日期
建筑			给排水			暖通			电气		
结构			电气			结构			工艺		

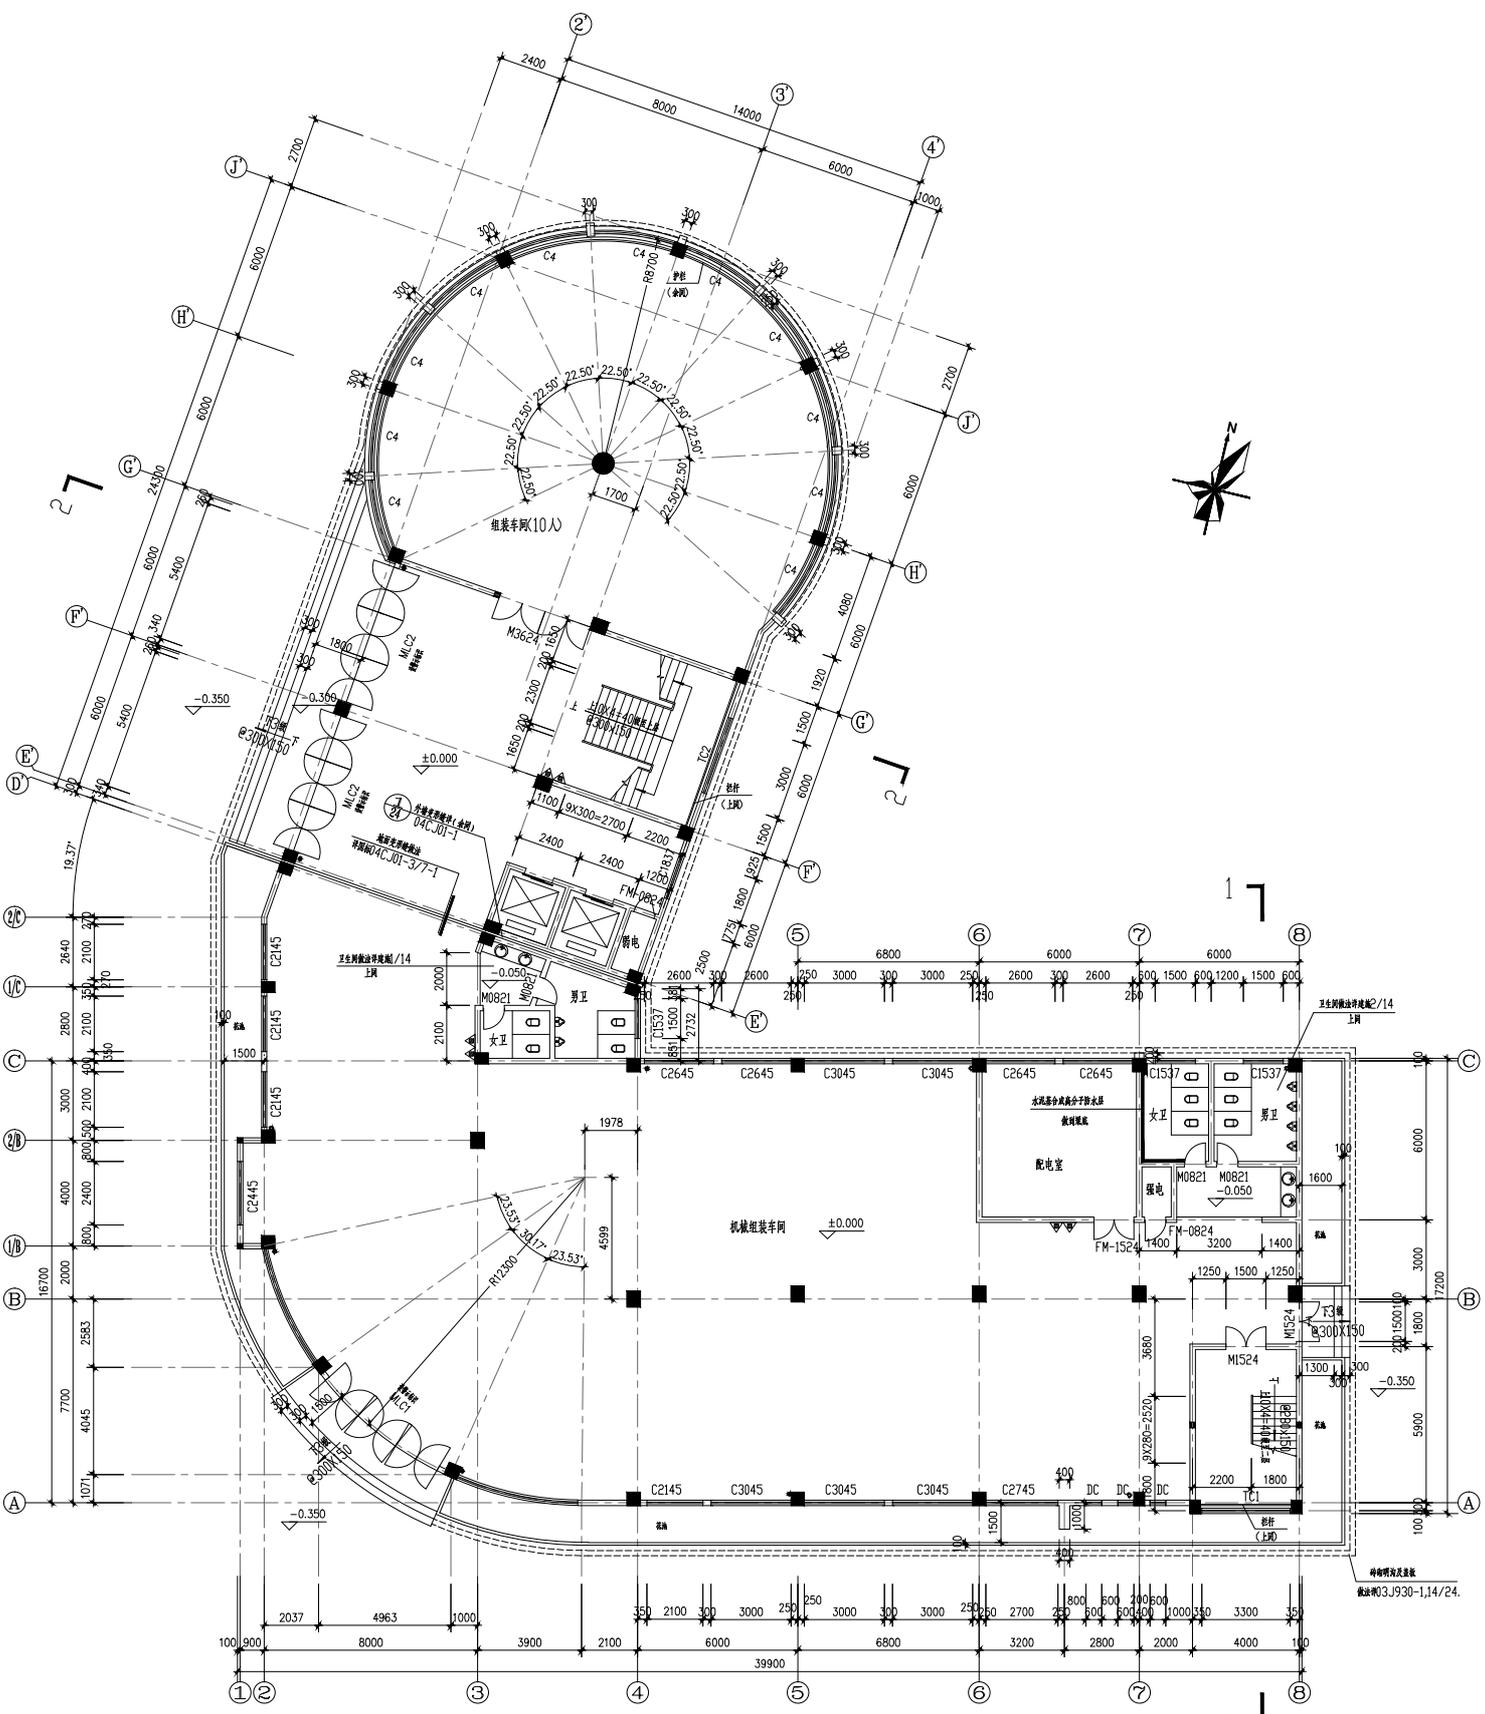


一层平面图 1:100

- 注1, 卫生间比相应楼层标高0.050, 地面做0.5%坡度坡向地漏。
- 2, 除注明外, 门宽为100, 靠柱边则不做。
- 3, 本层额定人数50人。
- 4, 灭火器型号为4kg磷酸铵盐干粉灭火器, 灭火器本层共6个, 消防栓详水施图。
- 5, $\phi 110$ PVC雨水管, 本层共12根。
- 6, 构造柱大小, 配筋详结施。
- 7, 本层面积为1100 m^2 。

工程名称		福建三明市竹枝岭有限公司	
建设单位		福建三明市竹枝岭有限公司	
设计单位		福建三明市竹枝岭有限公司	
项目负责人		回生	
专业负责人		回生	
审核人		回生	
审批人		回生	
日期		2020.03.02	
图名		一层平面图	
图号		2	
比例		1:100	
备注			
设计人		回生	
审核人		回生	
审批人		回生	
日期		2020.03.02	

专业	姓名	日期	专业	姓名	日期	专业	姓名	日期	专业	姓名	日期
建筑			给排水			暖通			电气		
结构			电气			结构			工艺		

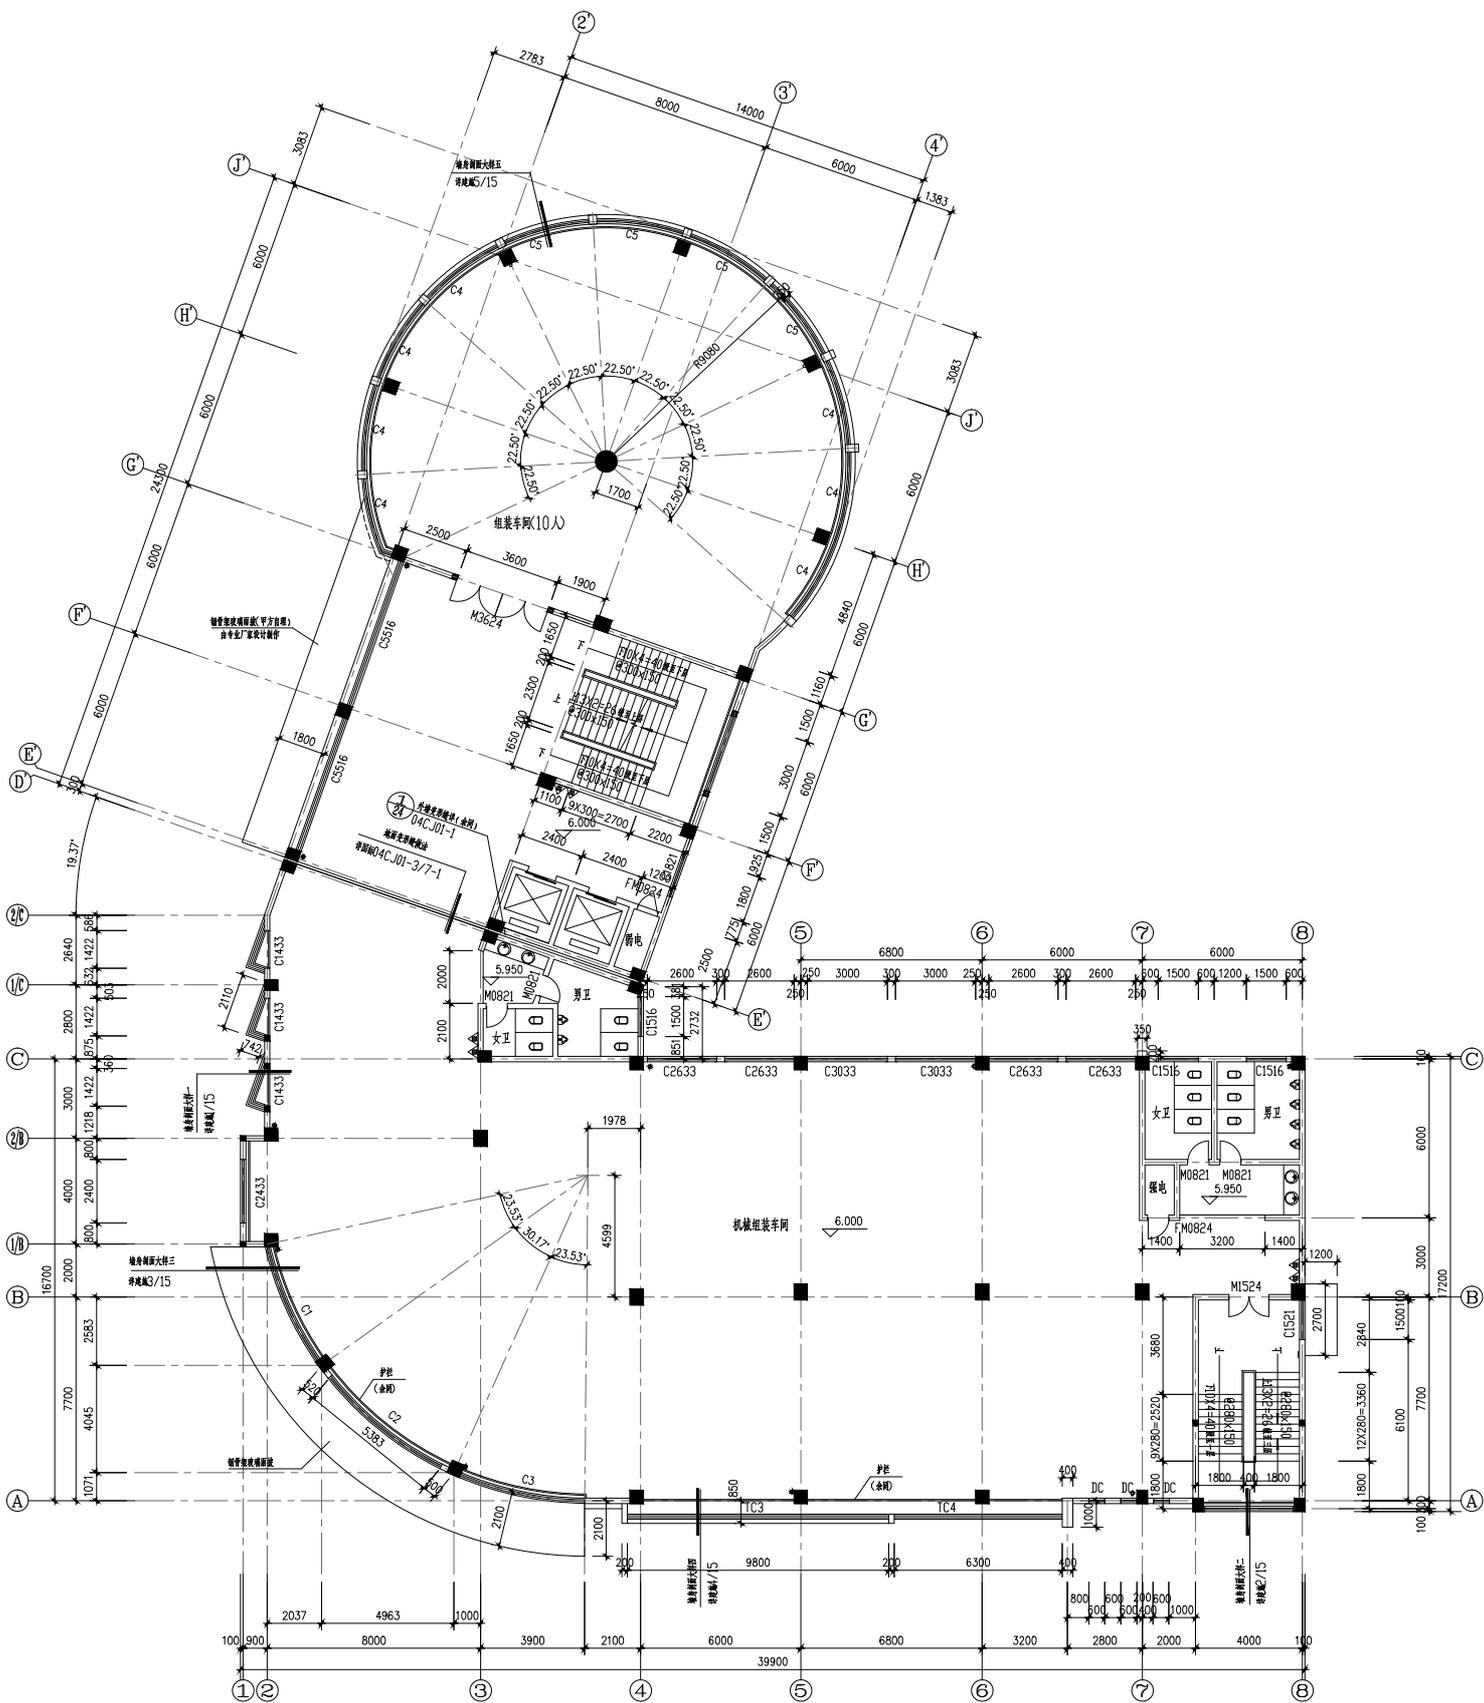


二层平面图 1:100

- 1, 卫生间比相应楼层标高低0.050, 地面做0.5%坡度坡向地漏
- 2, 除注明外, 门梁为100, 靠柱边则不做
- 3, 本层额定人数50人
- 4, 灭火器型号为4kg磷酸铵盐干粉灭火器, 灭火器本层共6个, 消防栓详水施图
- 5, $\phi 110$ PVC雨水管, 本层共2根
- 6, 构造柱大小, 配筋详结构
- 7, 本层面积为1125.2m²

工程名称		福建三明市明竹机械有限公司	
建设单位		福建三明市明竹机械有限公司	
设计单位		福建三明市明竹机械有限公司	
项目负责人		回生 张培培	
设计日期		2020.03.03	
图名		二层平面图	
比例		1:100	
图号		20200303	
设计人		回生	
审核人		张培培	
专业		建筑	
日期		2020.03.03	
备注			
设计人		回生	
审核人		张培培	
专业		建筑	
日期		2020.03.03	
备注			

福建三明市明竹机械有限公司

专业	姓名	日期	专业	姓名	日期	专业	姓名	日期	专业	姓名	日期
建筑			给排水			暖通			电气		
结构			电气			结构			工艺		

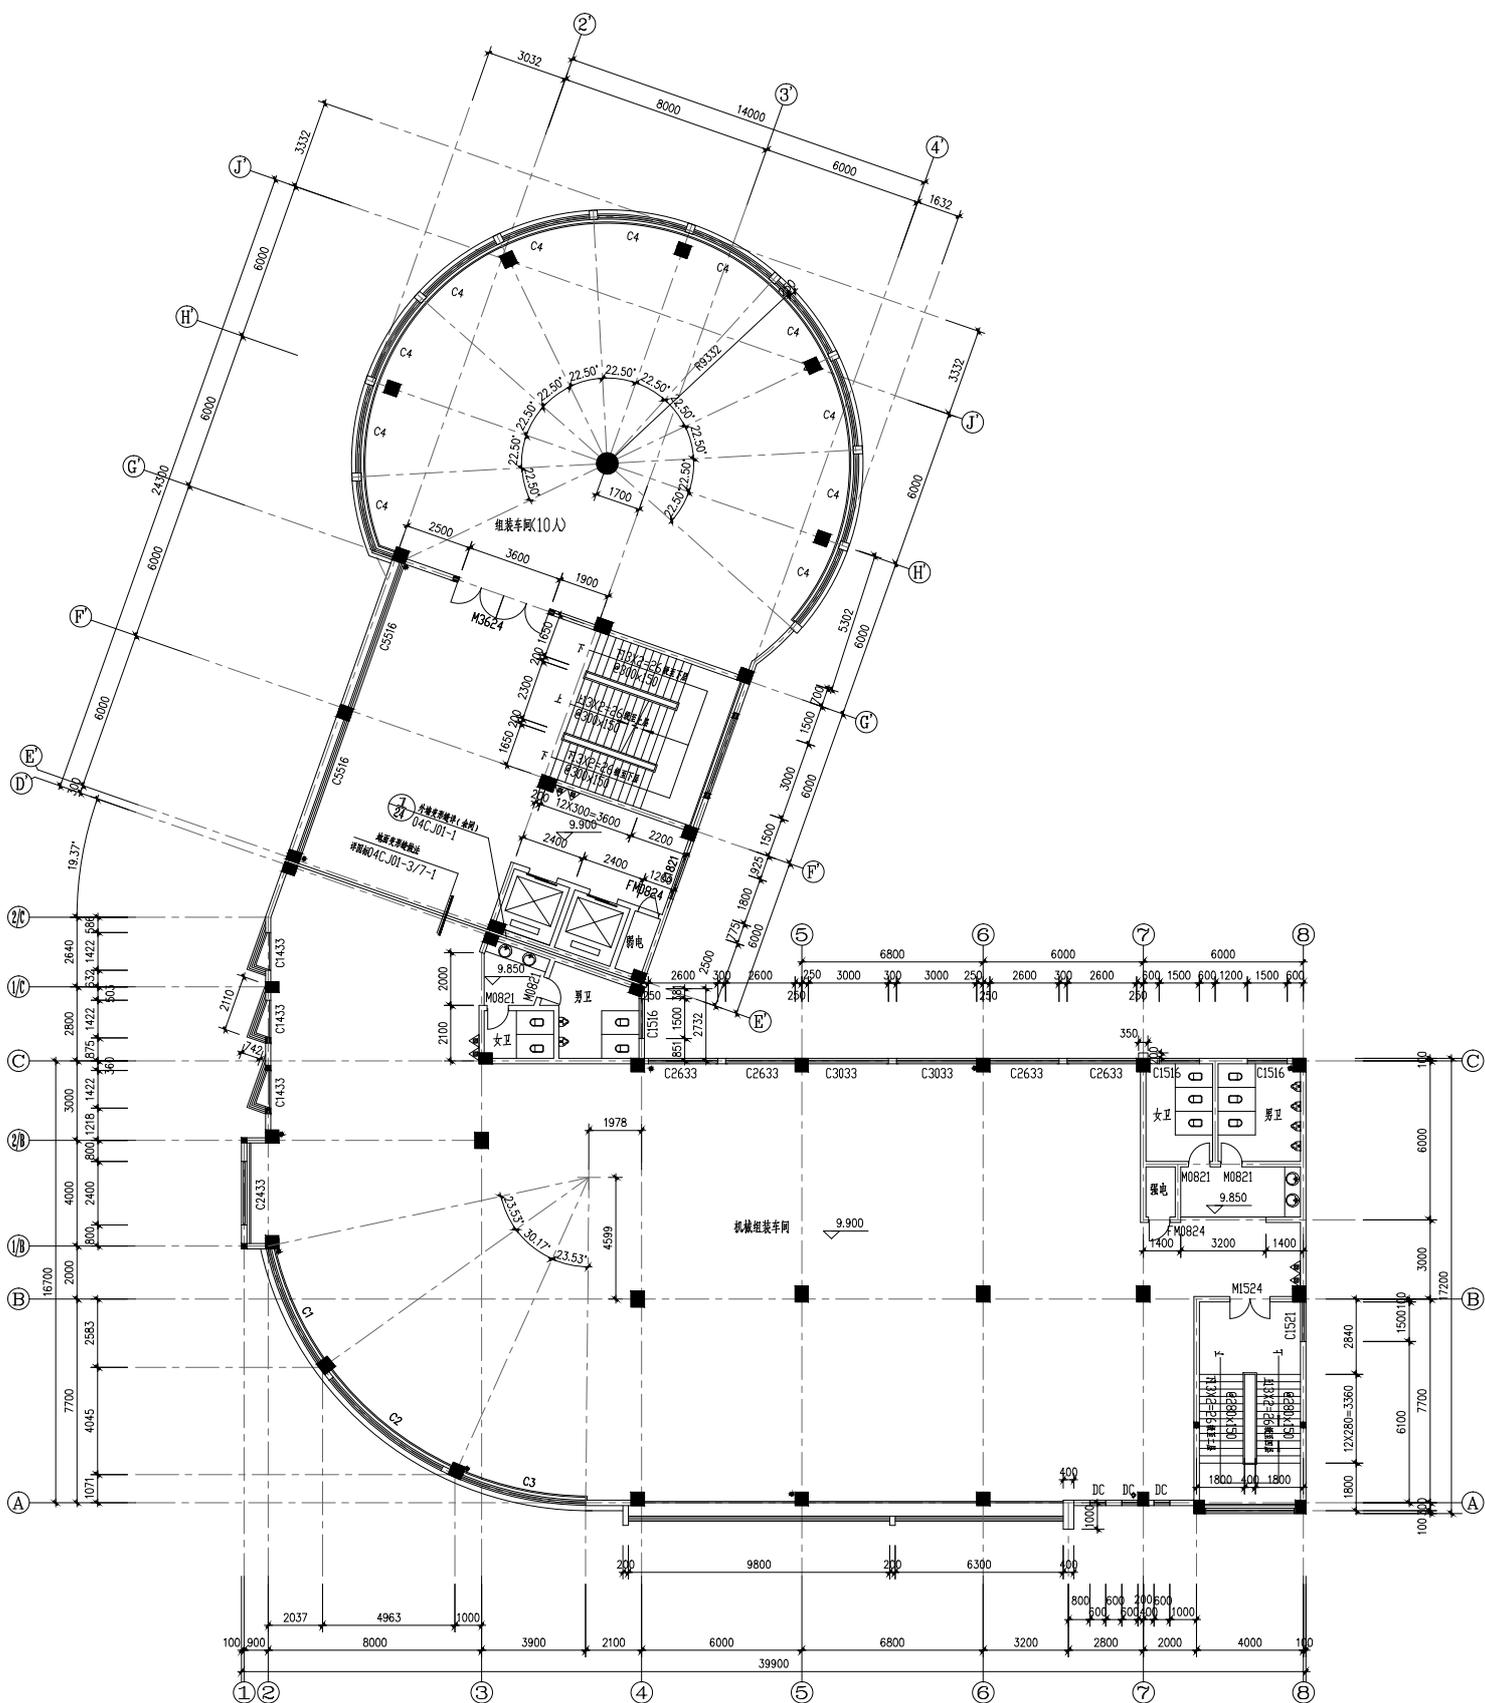


三层平面图 1:100

- 1, 卫生间比相应楼层标高低0.050, 地面做0.5%坡度坡向地漏
- 2, 除注明外, 门垛为100, 靠柱边则不做
- 3, 本层额定人数50人
- 4, 灭火器型号为4kg磷酸铵盐干粉灭火器, 灭火器本层共6个, 消防栓详水施图
- 5, $\phi 110$ PVC雨水管, 本层共12根
- 6, 构造柱大小, 配筋详结构
- 7, 本层面积为1135.7m²

工程名称		福建三明市明竹机械有限公司	
建设单位		福建三明市明竹机械有限公司	
设计单位		福建三明市明竹机械有限公司	
项目负责人		福建三明市明竹机械有限公司	
专业负责人		福建三明市明竹机械有限公司	
审核人		福建三明市明竹机械有限公司	
日期		福建三明市明竹机械有限公司	
图名		三层平面图	
比例		1:100	
图号		福建三明市明竹机械有限公司	
备注		福建三明市明竹机械有限公司	

专业	姓名	日期	专业	姓名	日期	专业	姓名	日期	专业	姓名	日期
建筑			给排水			暖通			电气		
结构			电气			结构			工艺		

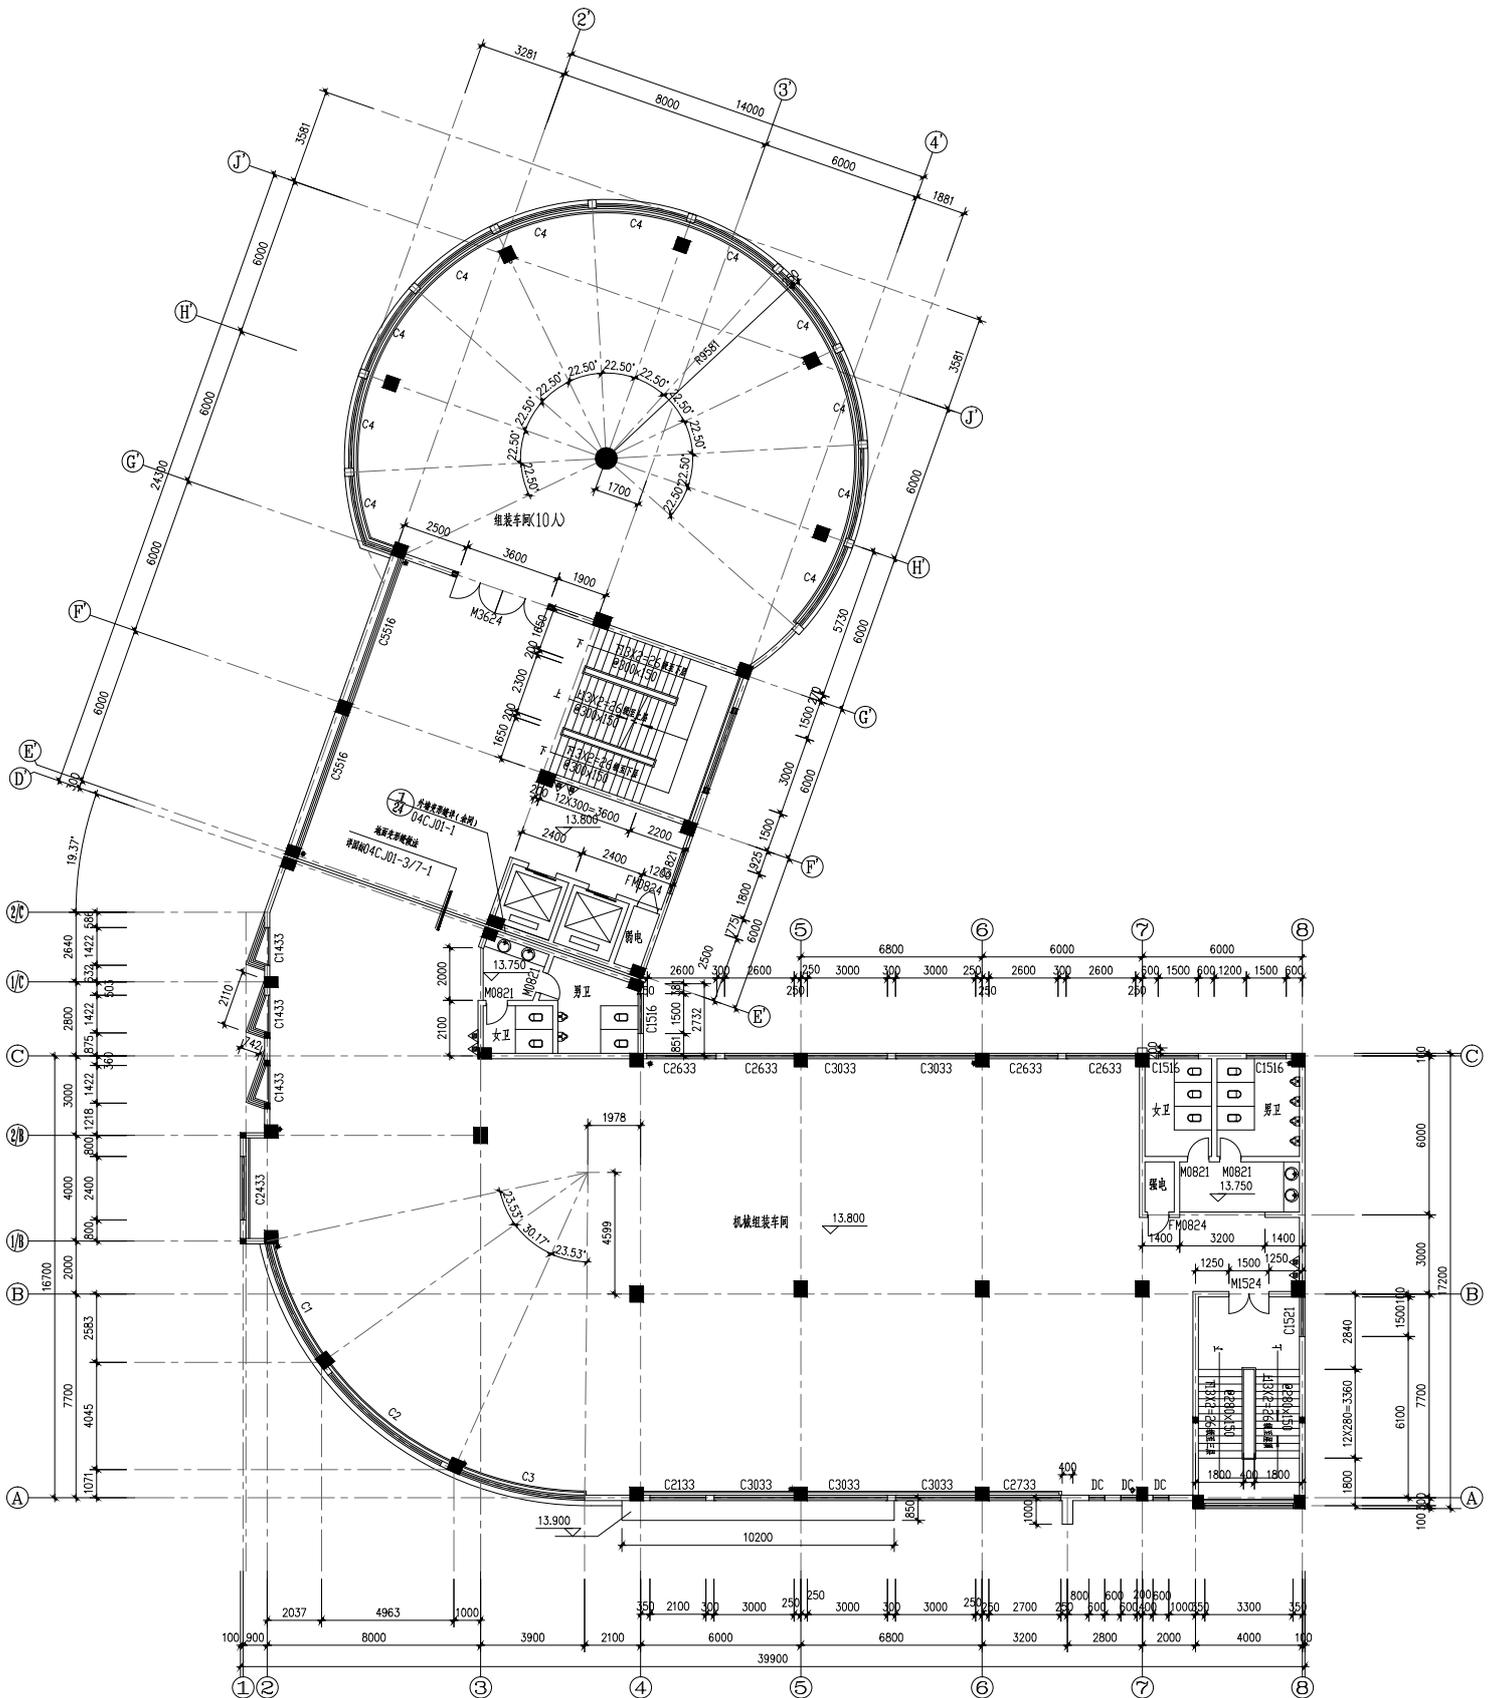

四层平面图 1:100

注1,卫生间比相应楼层标高低0.050,地面做0.5%坡度坡向地漏

2,除注明外,门宽为100,靠柱边则不做

3,本层额定人数50人

4,灭火器型号为4kg磷酸铵盐干粉灭火器,灭火器本层共6个,消防栓详水施图


5,ø110PVC雨水管,本层共2根

6,构造柱大小,配筋详结施

7,本层面积为1136.3m²

工程名称	福建三明市明竹机械有限公司			
	福建三明市明竹机械有限公司			
建设单位	福建三明市明竹机械有限公司			
	福建三明市明竹机械有限公司			
设计单位	福建三明市明竹机械有限公司			
	福建三明市明竹机械有限公司			
项目负责人	福建三明市明竹机械有限公司			
	福建三明市明竹机械有限公司			
专业负责人	福建三明市明竹机械有限公司			
	福建三明市明竹机械有限公司			
审核人	福建三明市明竹机械有限公司			
	福建三明市明竹机械有限公司			
编制人	福建三明市明竹机械有限公司			
	福建三明市明竹机械有限公司			
日期	福建三明市明竹机械有限公司			
图名	四层平面图			
比例	1:100			
图号	福建三明市明竹机械有限公司			
备注	福建三明市明竹机械有限公司			

专业	姓名	日期	专业	姓名	日期	专业	姓名	日期	专业	姓名	日期
建筑			给排水			暖通			结构		
电气			燃气			工艺					

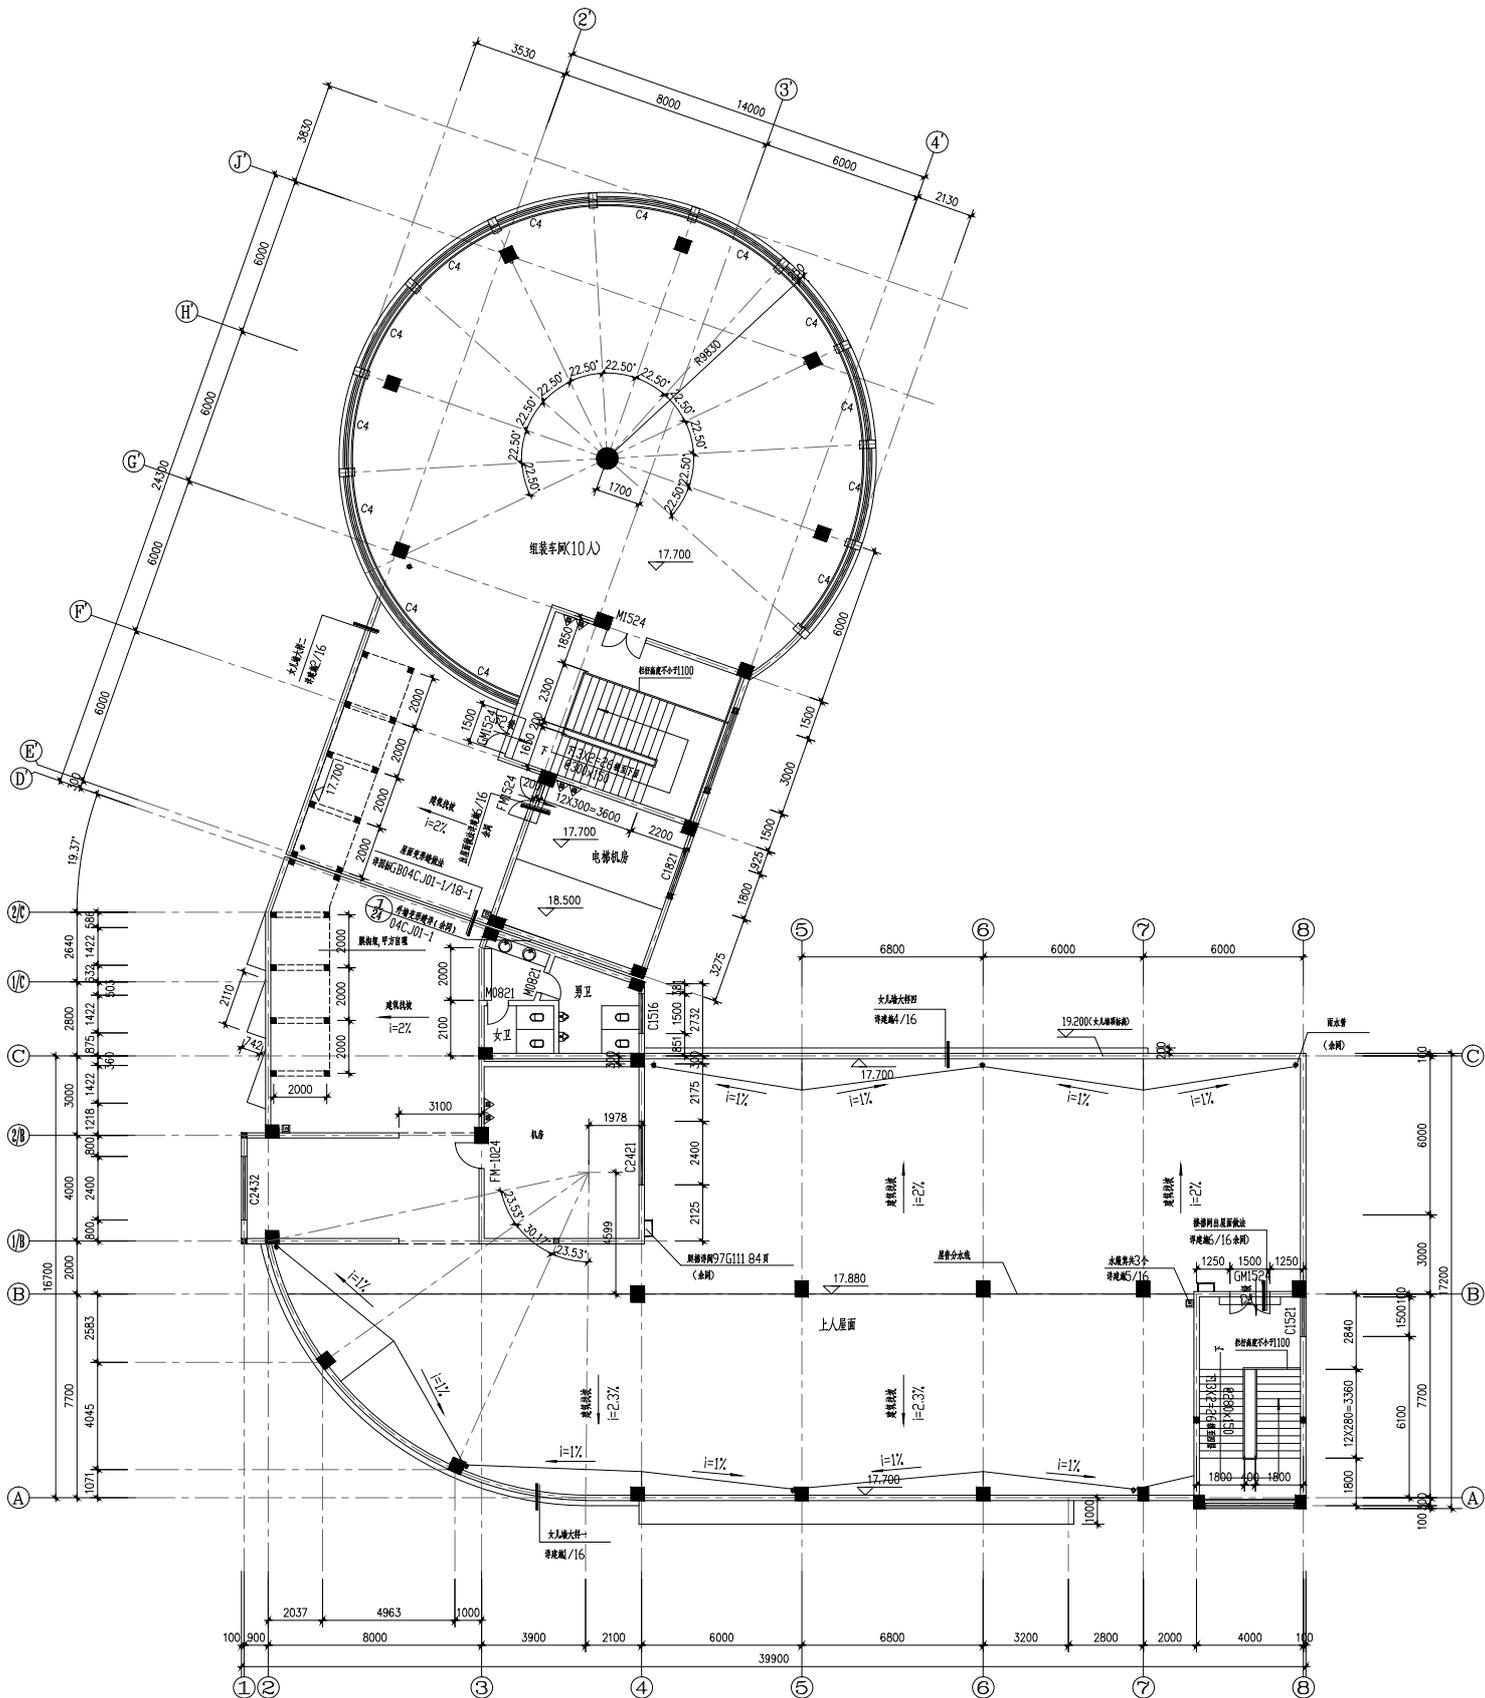


五层平面图 1:100

- 1, 卫生间比相应楼层标高低0.050, 地面做0.5%坡度坡向地漏
- 2, 除注明外, 门垛为100, 靠柱边则不做
- 3, 本层额定人数50人
- 4, 灭火器型号为4kg磷酸铵盐干粉灭火器, 灭火器本层共6个, 消防栓详水施图
- 5, $\phi 110$ PVC雨水管, 本层共12根
- 6, 构造柱大小, 配筋详结构
- 7, 本层面积为513.3m²

工程名称	福建三明市明佳房地产开发有限公司
建设单位	福建三明市明佳房地产开发有限公司
设计单位	福建三明市明佳房地产开发有限公司
项目负责人	回生 魏国强
专业	建筑
日期	2023.10.20
图名	五层平面图
比例	1:100
图号	5
备注	福建三明市明佳房地产开发有限公司

专业	姓名	日期	专业	姓名	日期	专业	姓名	日期	专业	姓名	日期
建筑			给排水			暖通			结构		
电气			燃气			工艺					

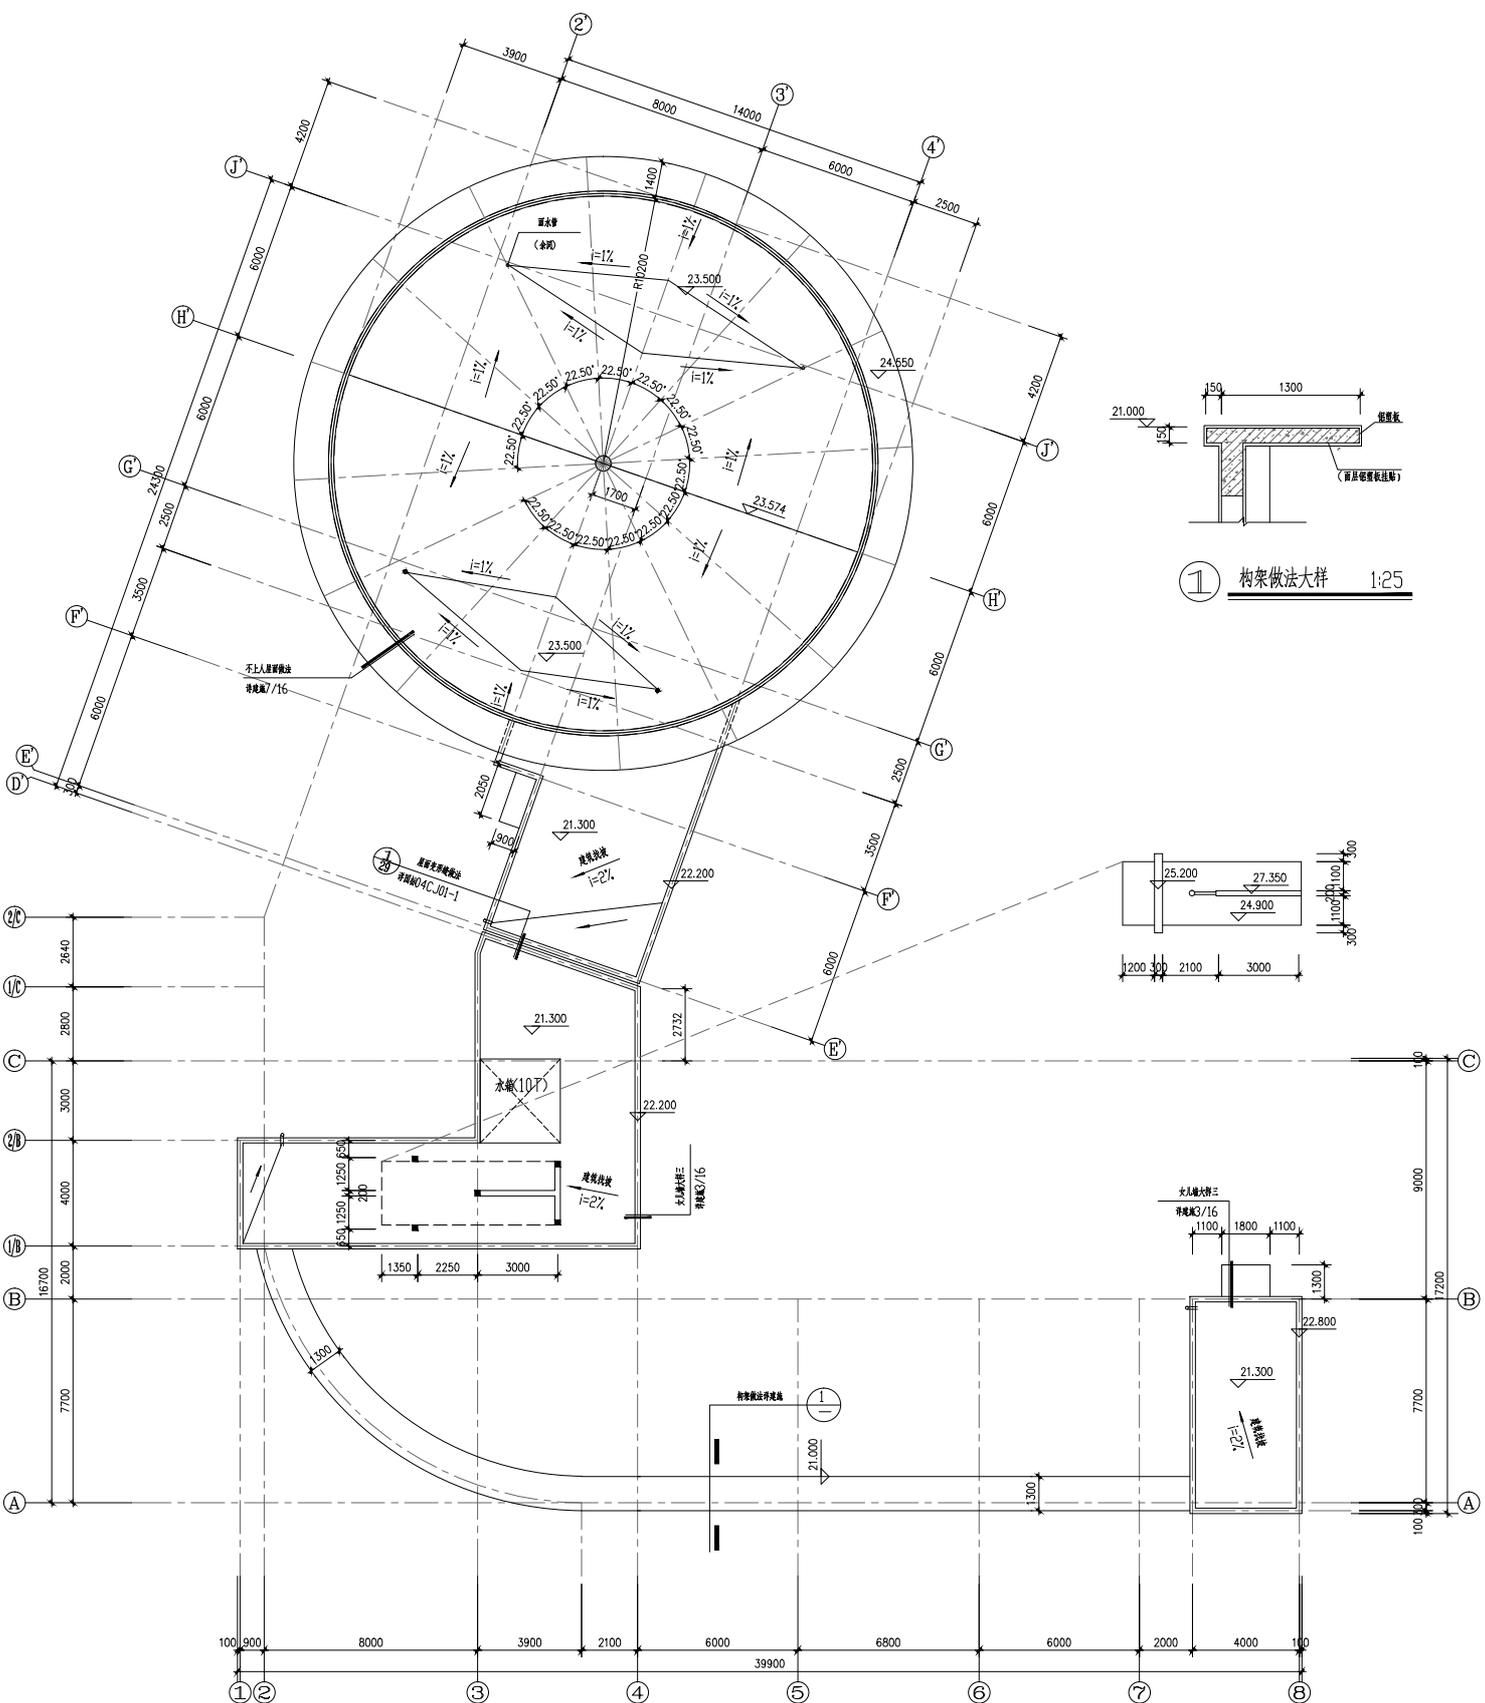

① 构架做法大样 1:25

屋顶平面图 1:100

沿 $\phi 110$ PVC 雨水管, 本层共7根

工程名称	福建三明市机械有限公司
建设单位	福建三明市机械有限公司
设计单位	福建三明市机械有限公司
项目负责人	张三
专业	给排水
日期	2020.07.07
图名	屋顶平面图
比例	1:100
图号	01
共几页	7
设计人	张三
审核人	李四
批准人	王五
制图人	赵六
校对	孙七
绘图	周八
审核	吴九
批准	郑十