


建筑	电气	
结构	弱电	
给排水	总图	
暖通		

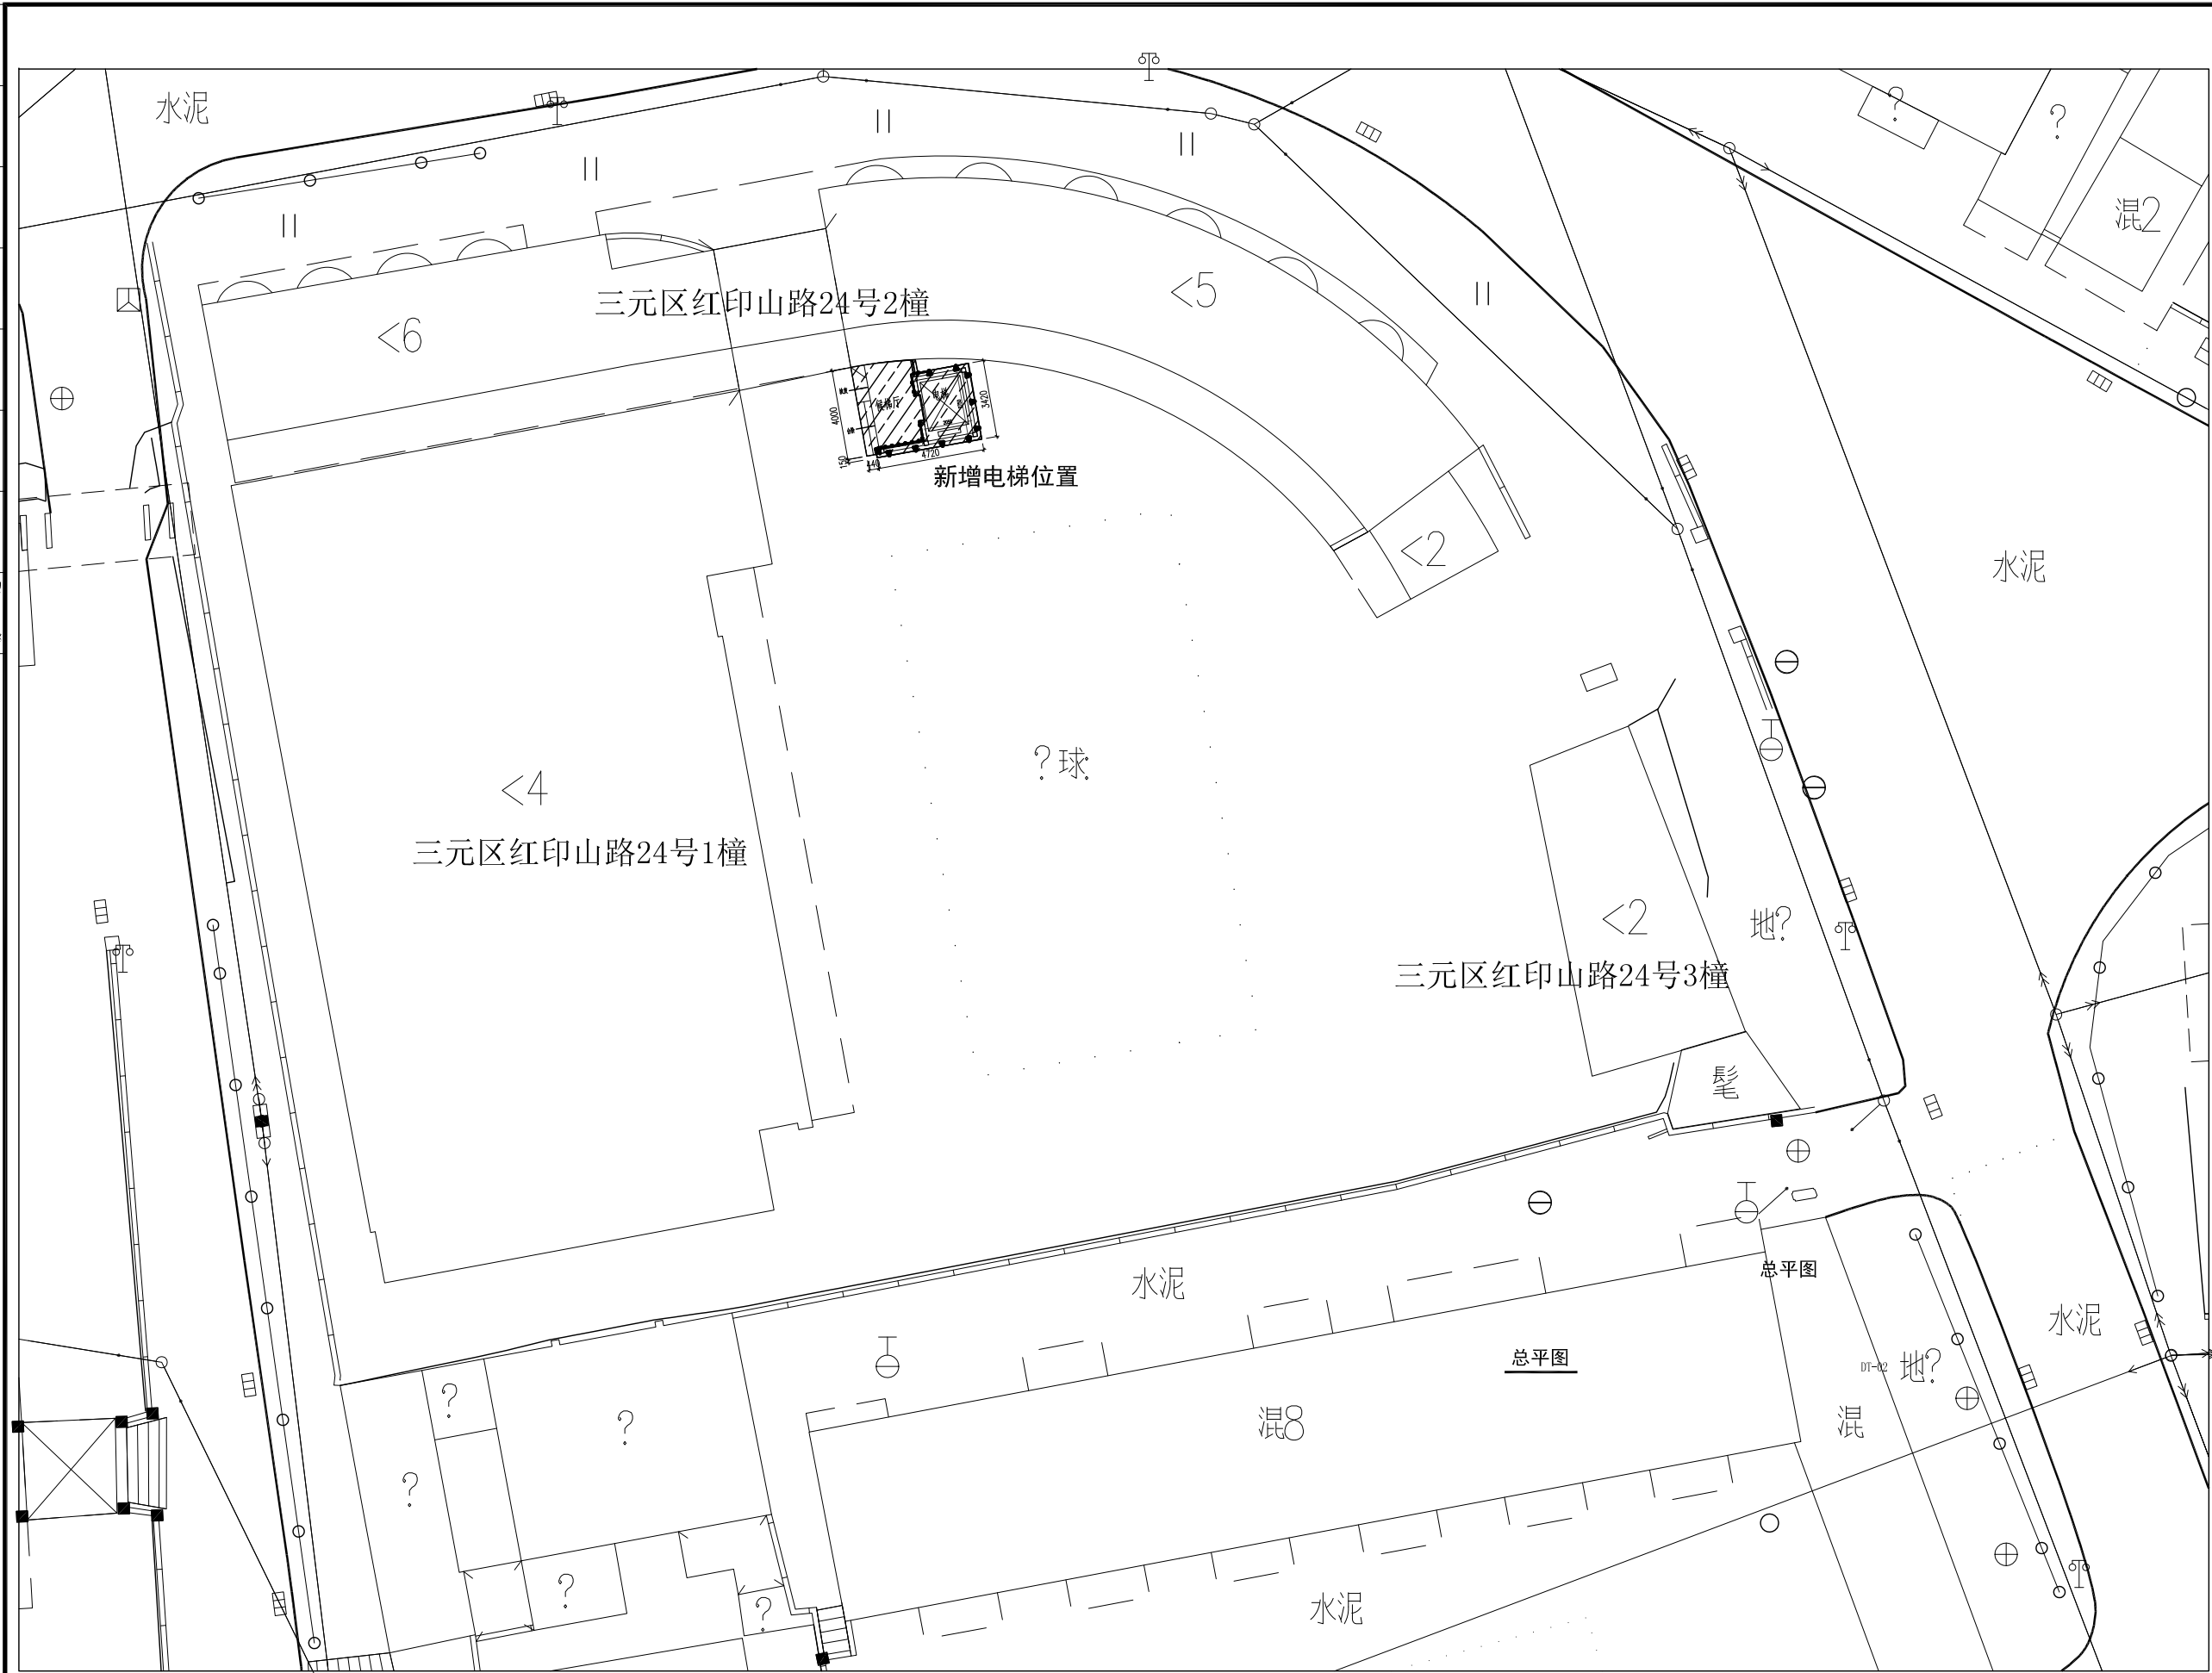

华茗设计集团有限公司

注意：
我司提供给业主单位的所有图纸文件及书面材料均为我司的知识产权。未经许可，不得复印及外流；
施工单位必须遵照所有的设计文件和材料，家具和灯具的性能要求，施工法规、条例；
施工说明书及下属各种应复核所有的现场尺寸，所有的图纸、和详细说明书，如发现有出入应及时书面报告业主和室内设计师
所有施工图纸图例加蓋本公司施工图纸章后为有效施工图。

出图专用章

注册建筑师章

施工图审查单位:

施工图审查合格书编号:

审 定 人 APPROVED BY		
审 核 人 VERIFIED BY		
校 对 人 CHECKED BY		
项目负责人 DESIGN CHIEF		
专业负责人 DIVISION CHIEF		
设 计 人 DESIGNED BY		
制 图 人 DRAWN BY		

建设单位 CONSTRUCTION COMPANY

三明市环境监测站

项目名称 PROJECT NAME

三明市环境监测站监测业务用房改造增加钢结构井架电梯工程

子项名称	ITEM NAME
------	-----------

图名	DRAWING NAME
----	--------------

总平图

设计编号 Design NO.		专 业 Discipline	建 施
图 别 DWG. STYLE	施工图	图 号 DWG. NO.	DT-02
比 例 Scale	1:150	日 期 Date	2023. 07

图纸盖章后有效

总平图 1:200